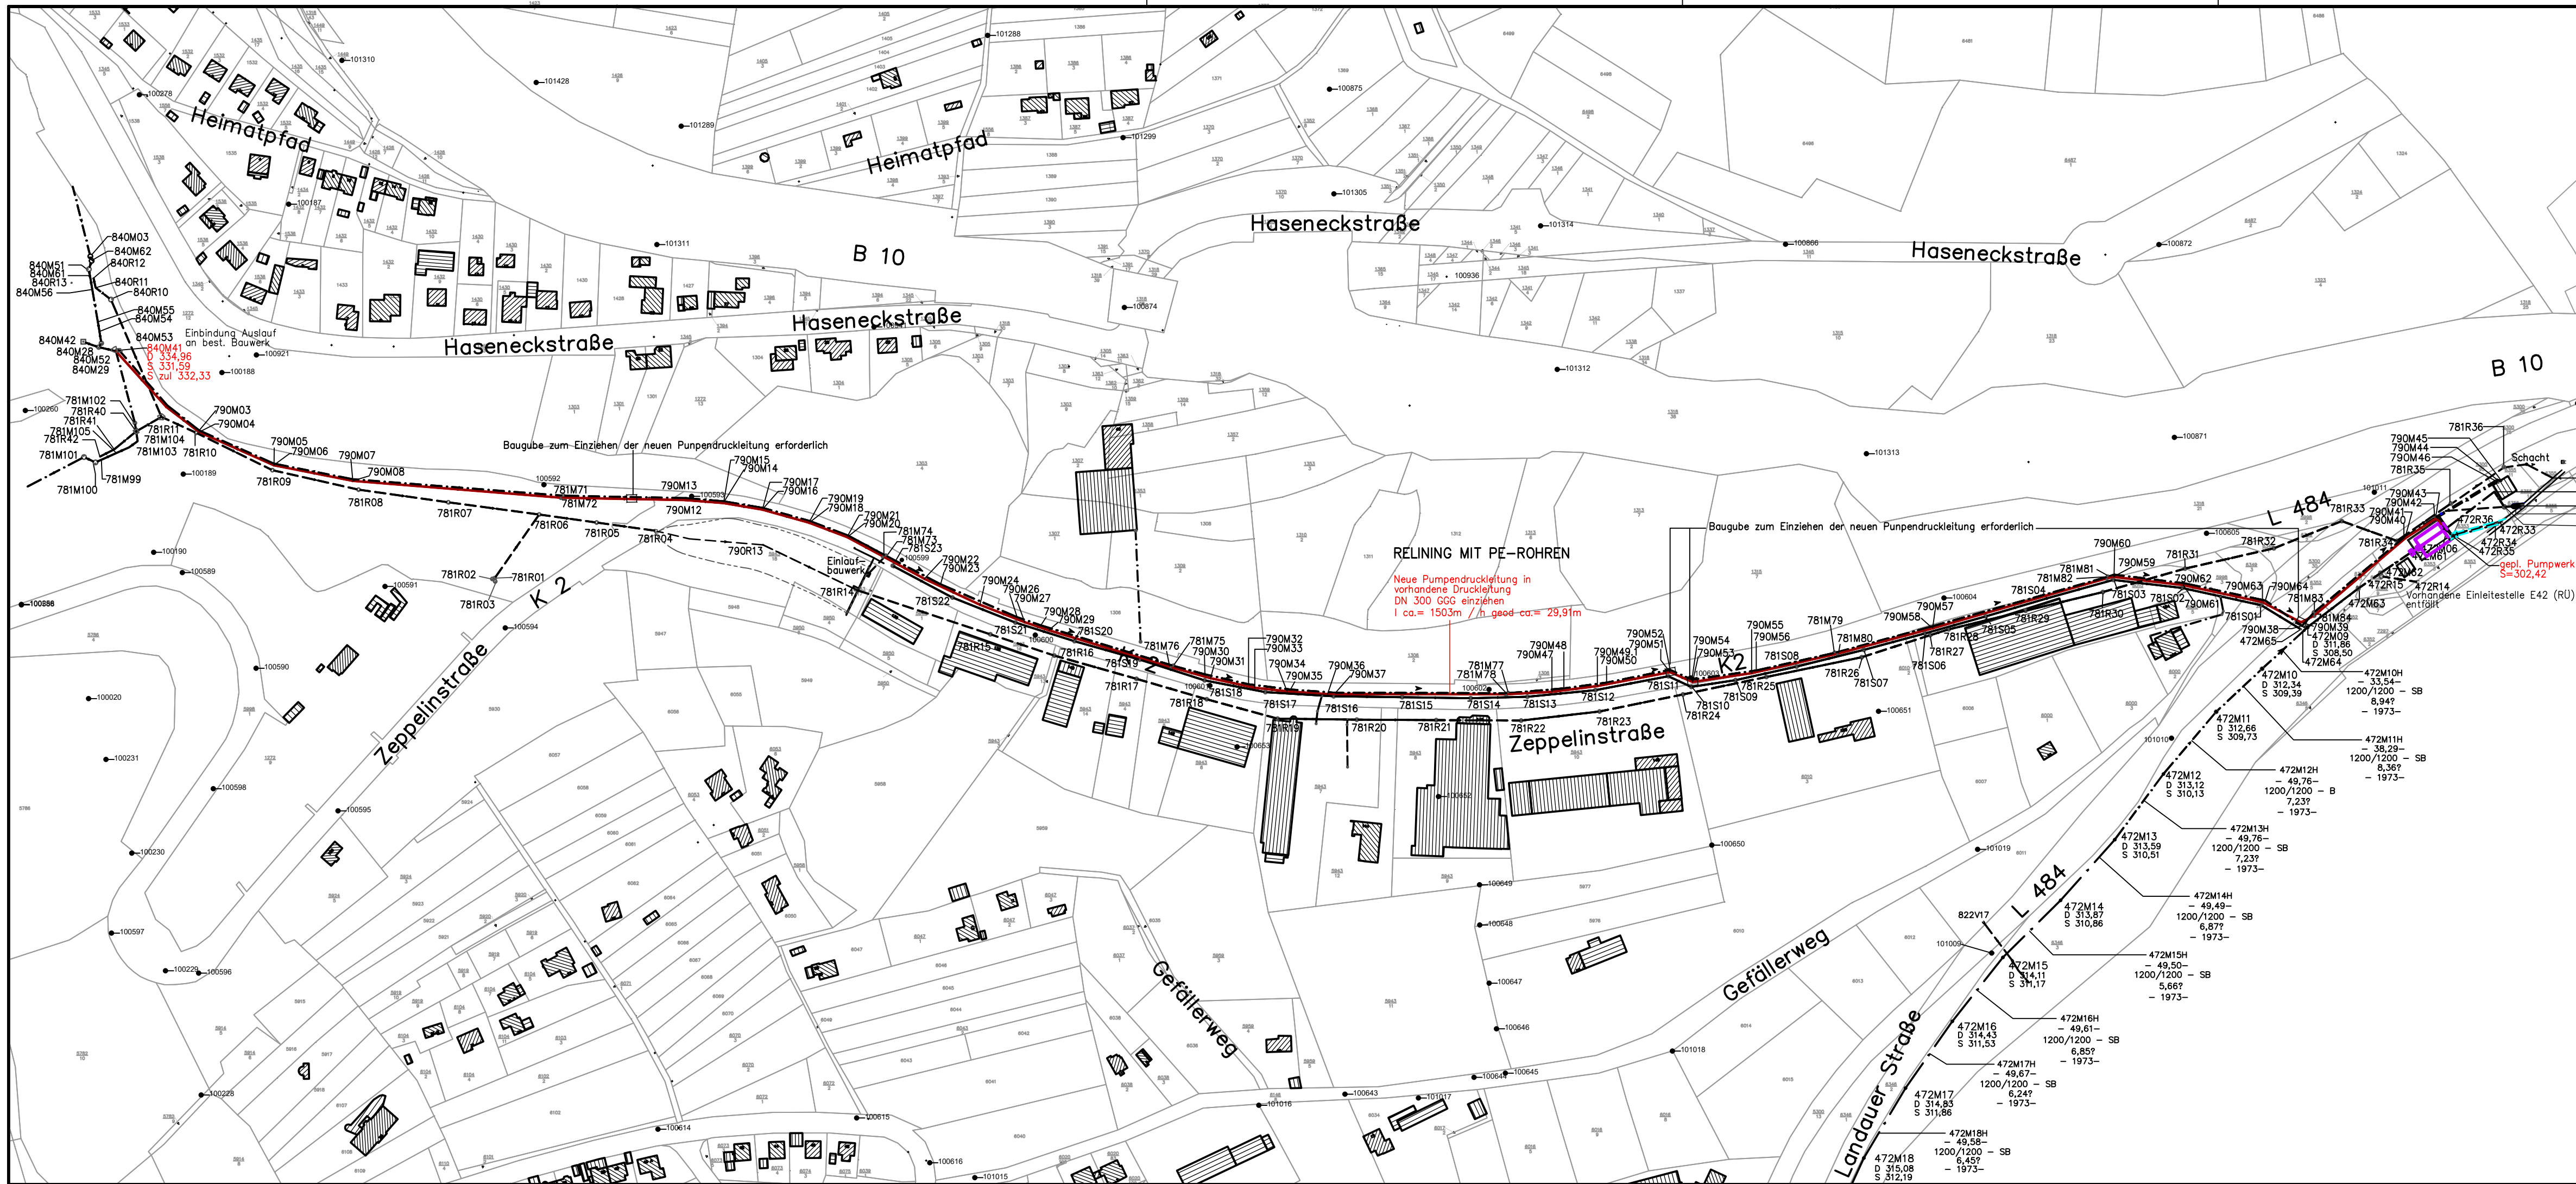


Legende

- Gebäude
- bestehender Regenwasserkanal
- bestehender Schmutzwasserkanal
- bestehender Mischwasserkanal
- geplante Schmutzwasserdruckleitung
- gepl. Mischwasserschacht/Bauwerk
- bestehender RW-Schacht
Schachtnummer
Schacht
- bestehender SW-Schacht
Schachtnummer
Schacht
- bestehender MW-Schacht
Schachtnummer
Schacht

Basiskarte:
Liegenschaftskarte der Vermessungs- und Katasterverwaltung

GENEHMIGUNGSPLANUNG

ÄNDERUNGEN		DATUM	
		Anlage	V
		Blatt Nr.	1
		Reg. Nr.	
Projekt:	bearb.	12.12.23	G. G.
RÜB Parkwaldsiedlung	gez.	12.12.23	N. S.
	gepr.		
Maßstab: 1:2500			

Aufgestellt: Pirmasens, den	Übersichtslageplan Pumpendruckleitung Relining mit PE-Rohren
Dipl.-Ing. Roman Lill Amtsleiter	
PLANVERFASSEN 	copyright (c) Ingenieurbüro GRUNHOFER Berliner Ring 56 A, 66955 Pirmasens Telefon: (06331) 144558 Fax: (06331) 144559 E-Mail: info@ib-grunhofer.de